



PLANTA BAIXA
ESC. 1/50 157,20m²

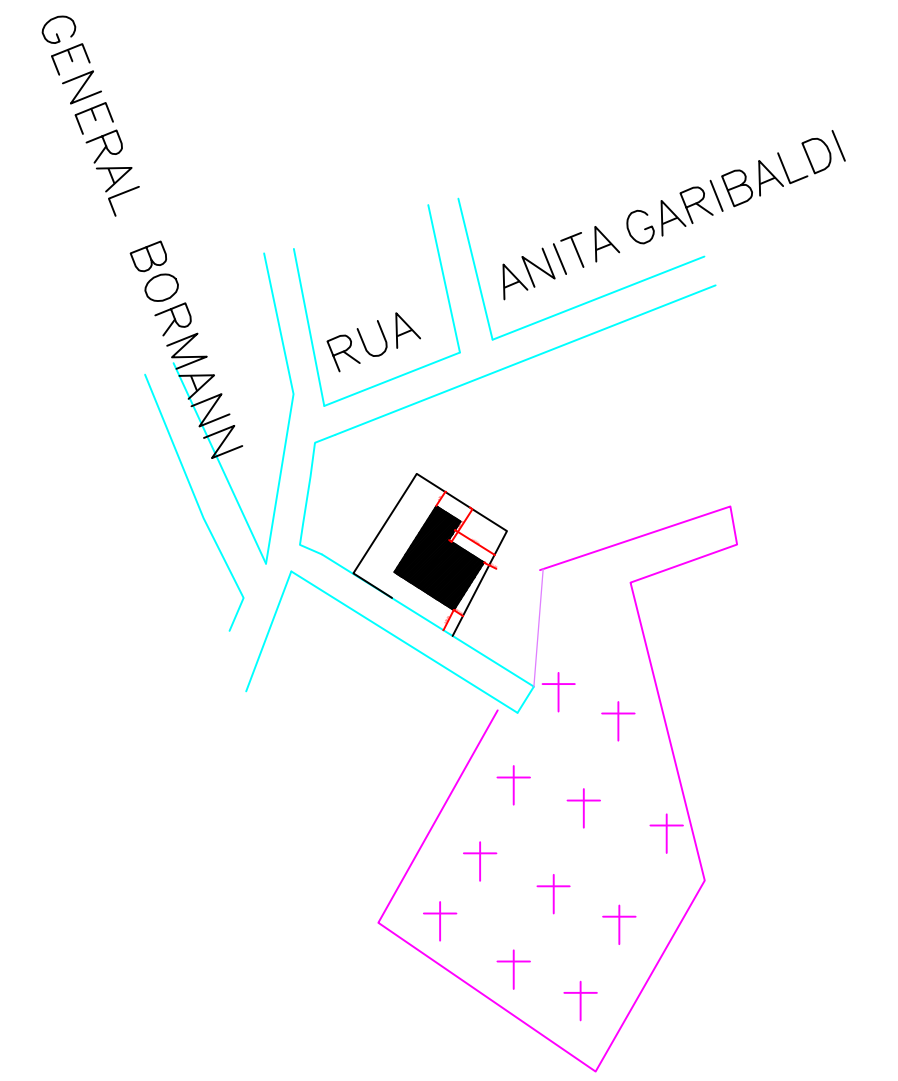

PLANTA DE SITUAÇÃO E LOCALIZAÇÃO
ESC:1/250

SIMBOLOGIA / LEGENDA	
	SAÍDA DE EMERGÊNCIA FOTOLUMINECENTE
	LUMINÁRIA DE ILUMINAÇÃO DE EMERGÊNCIA ver detalhe de iluminação
	PLACA INDICATIVA DE SAÍDA ver detalhe de iluminação
	EXTINTOR DE INCÊNDIO

 PREFEITURA MUNICIPAL DE PORTO UNIÃO - SC			
OBRA CAPELA MORTUÁRIA DO CEMITÉRIO MUNICIPAL			
LOCAL DA OBRA Rua General Bormann S/N			
RESPONSÁVEL TÉCNICO DE PROJETOS Vinicus Andre Makiak <small>Engenheiro Civil CREA-SC 119380-1</small>		ÁREA TOTAL 157,20 m²	
DATA: MARÇO/2019		PROJETO Preventivo	
DESENHO Juliane Sedor		FOLHA: 01/02	
ESCALA: 1/50		MUNICÍPIO: Porto União	
ESTADO: Santa Catarina			